



一樓平面圖

○ 給水	▲ ガス立ち上り	Ⓜ スイッチ(単相)	Ⓜ 電動機(単相)
● 給湯	○ ガスホースカラン	Ⓜ スイッチ(三相)	Ⓜ 電動機(三相)
⊕ 排水	□ 給気	Ⓜ コンセント(単相)	⊗ 換気扇
⊖ 床排水	■ 排気	Ⓜ コンセント(三相)	⊗ 換気フード

IHO 株式会社 **AiHO**

検図	設計製図	営業	担当
	清水	館	海外部

工事名称
高雄空厨 新竹工場 御中

図面名称
厨房機器平面配置図

縮尺【A3】
1/100

作成日
2025/11/18
2025/10/29
2025/08/28

図番
25G-WG-029A01A-1-3




○ 給水	▲ ガス立ち上り	Ⓢ スイッチ(单相)	Ⓜ 電動機(单相)
● 給湯	○ ガスホースカラン	Ⓢ スイッチ(三相)	Ⓜ 電動機(三相)
⊕ 排水	□ 給気	Ⓢ コンセント(单相)	Ⓜ 換気扇
⊖ 床排水	■ 排気	Ⓢ コンセント(三相)	Ⓜ 換気フード

IHO 株式会社 **AiHO**

検図	設計製図	営業	担当
	清水	館	海外部

工事名称	高雄空厨 新竹工場 御中
図面名称	電氣位置容量圖(三相200V / 单相100V / 網路線)

縮尺【A3】	1/100	作成日	2025/11/18 2025/10/29 2025/08/28
図番	25G-WG-029A01A-1-3		

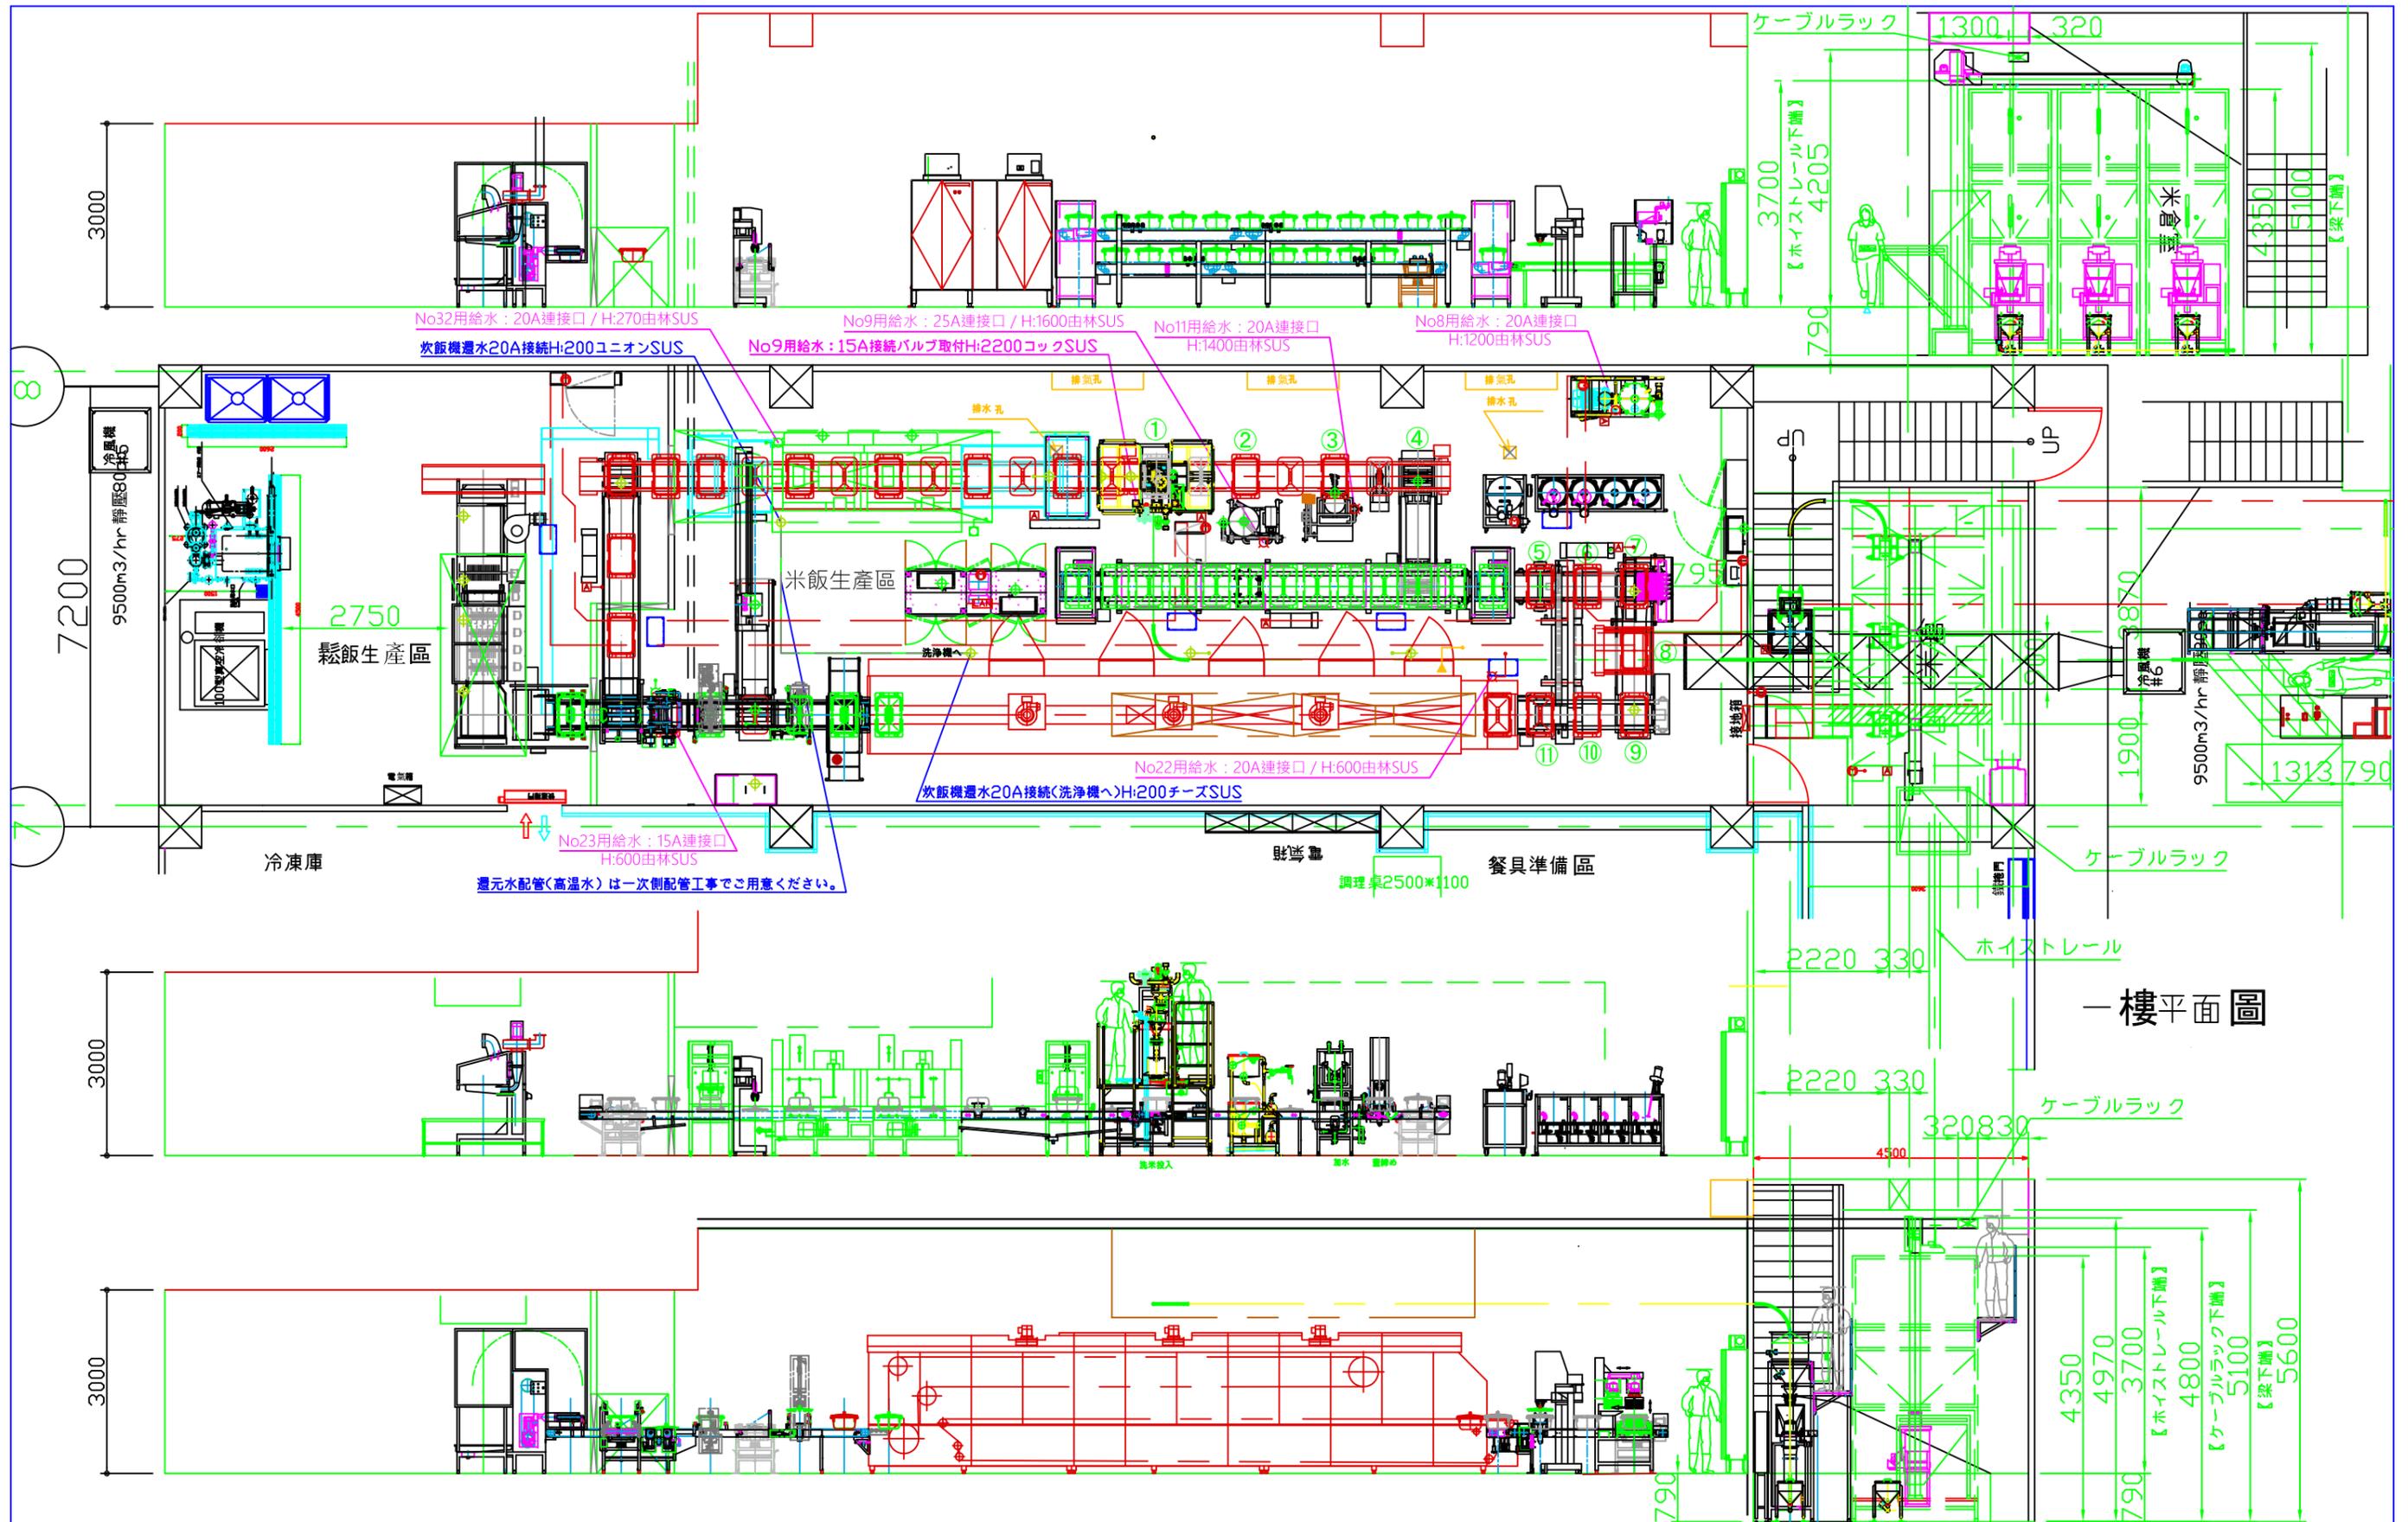

一樓平面圖

○ 給水	▲ ガス立ち上り	Ⓜ スイッチ(单相)	Ⓜ 電動機(单相)
● 給湯	○ ガスホースカラン	Ⓜ スイッチ(三相)	Ⓜ 電動機(三相)
⊕ 排水	□ 給気	Ⓜ コンセント(单相)	Ⓜ 換気扇
⊖ 床排水	■ 排気	Ⓜ コンセント(三相)	Ⓜ 換気フード

IHO 株式会社 **AiHO**

検図	設計製図	営業	担当
	清水	館	海外部

工事名称
高雄空厨 新竹工場 御中

図面名称
給水 / 熱回収水圖

縮尺【A3】
1/100

作成日
2025/11/18
2025/10/29
2025/08/28

図番
25G-WG-029A01A-1-3



一樓平面圖

○ 給水	▲ ガス立ち上り	Ⓜ スイッチ(単相)	Ⓜ 電動機(単相)
● 給湯	○ ガスホースカラン	Ⓜ スイッチ(三相)	Ⓜ 電動機(三相)
⊕ 排水	□ 給気	Ⓜ コンセント(単相)	Ⓜ 換気扇
⊖ 床排水	■ 排気	Ⓜ コンセント(三相)	Ⓜ 換気フード

IHO 株式会社 **AiHO**

検図	設計製図	営業	担当
	清水	館	海外部

工事名称
高雄空厨 新竹工場 御中

図面名称
煙罩尺寸/排氣量圖

縮尺【A3】
1/100

作成日
2025/11/18
2025/10/23
2025/08/28

図番
25G-WG-029A01A-1-3